


Legenda - ÁGUA

	Indicação das colunas de água fria
	Indicação do fluxo de água
	Chuveiro. (Altura: 2.20m)
	Ducha higienica (Altura: 0.50m)
	Registro de gaveta (Altura: 1.80m)
	Registro de pressão (Altura: 1.20m)
	Lavatório (Altura: 0.60m)
	Pia (Altura: 1.10m)
	Tê de 90°
	Joelho de 90° (isométrico)
	Tê de 90° (isométrico)
	Registro de gaveta (isométrico)
	Registro de pressão (isométrico)
	Tubulação de água fria
	Tubulação de recalque

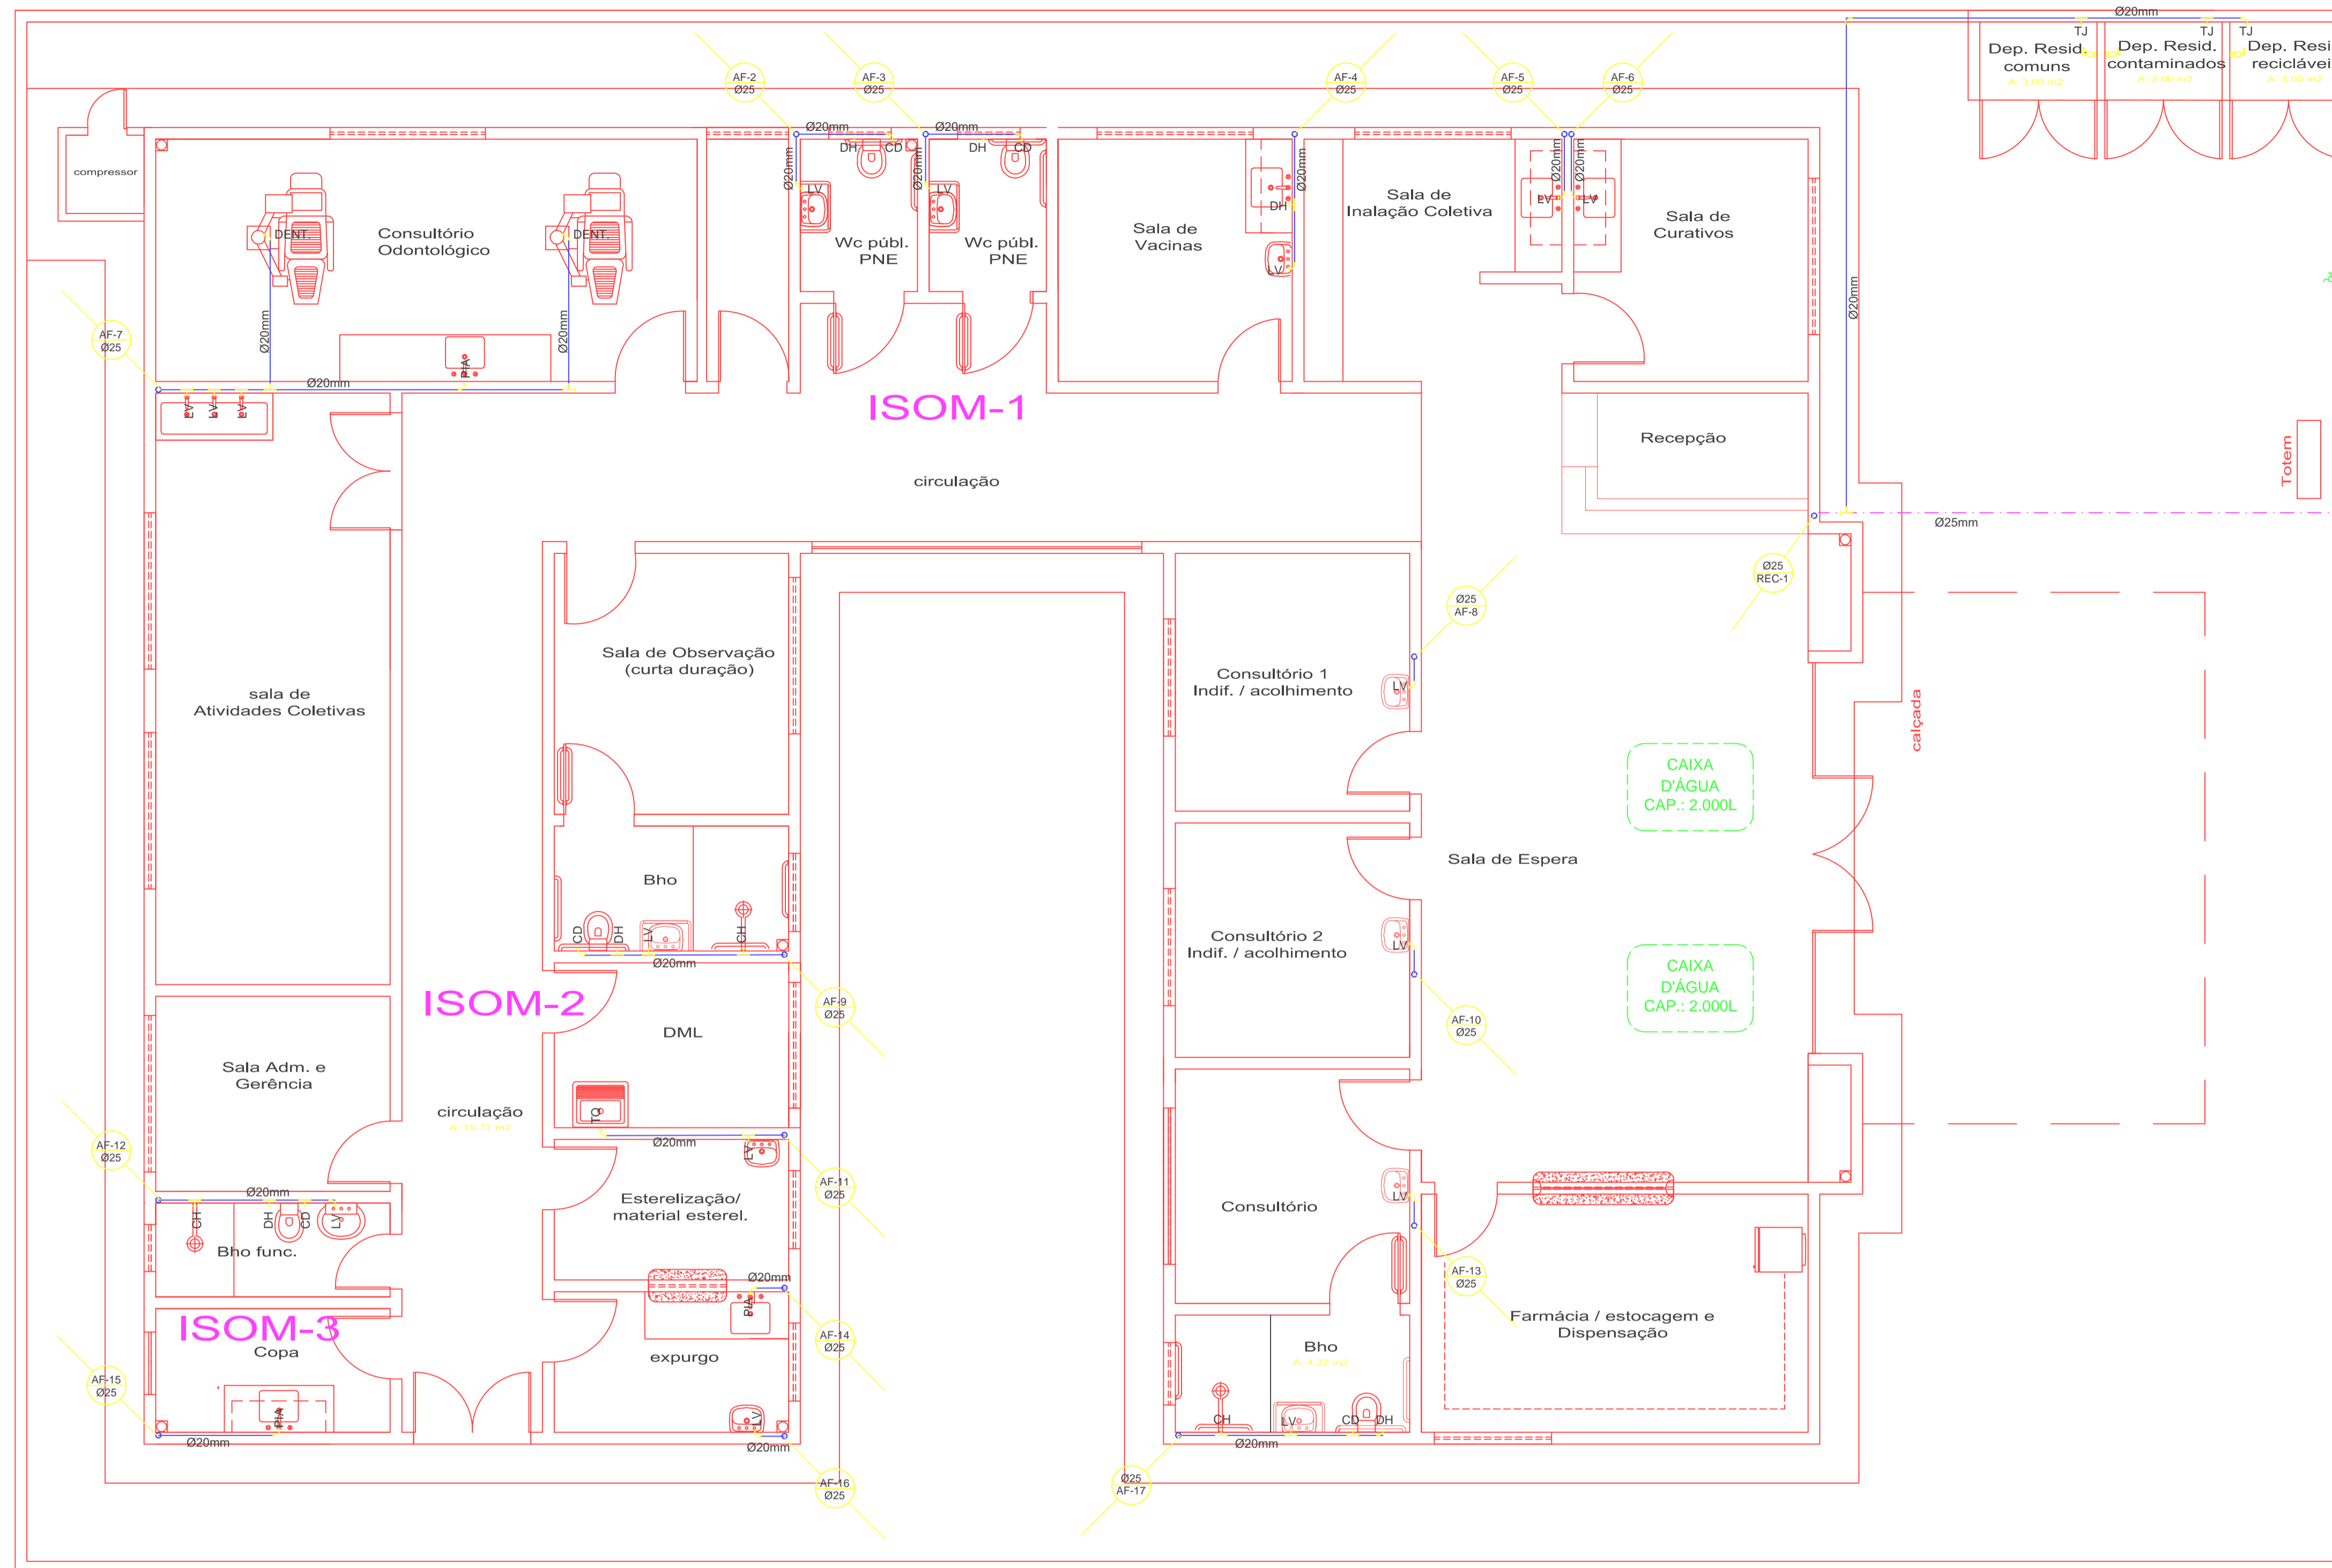

PLANTA BAIXA
Escala 1/50

LISTA DE MATERIAIS HIDRAULICOS

ITEM	DESCRIÇÃO	UNIDADE	QUANTIDADE
1	Tubo de PVC soldável de 20mm	Metro	42.78
2	Tubo de PVC soldável de 25mm	Metro	54.62
3	Joelho 90° soldável de 20mm	Peça	1
4	Tê 90° soldável de 20mm	Peça	1
5	Tê de redução 90° soldável de 25x20	Peça	2
6	Joelho 90° soldável c/ bucha de latão 20x1/2	Peça	24
7	Tê 90° soldável c/ bucha de latão 20x1/2	Peça	21
8	Caixa para Hidrometro	Peça	1
9	Torneira de jardim	Peça	1

PROPRIETARIO: PREFEITURA MUNICIPAL DE SÃO JOÃO DE PIRABAS

PROJETO: PREFEITURA MUNICIPAL DE SÃO JOÃO DE PIRABAS



PREFEITURA MUNICIPAL
DE SÃO JOÃO DE PIRABAS

LOCAL:	PIRABAS / PA	ÁREA CONSTRUIDA:	DATA:	ESCALA:
ASSUNTO:	PROJETO ÁGUA FRIA	CONTEÚDO:	PLANTA BAIXA	INDICADA
				FRANCHA:
				AF 01