




Planta Baixa
Escala 1/75

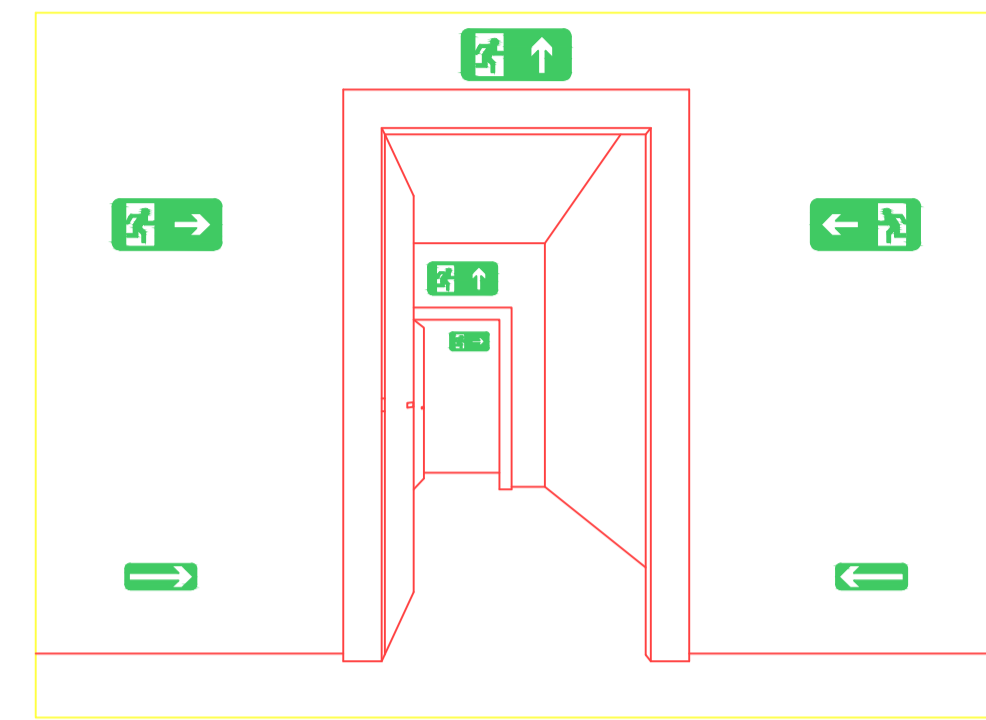


DET. SINALIZAÇÃO DE SAÍDA SOBRE PAREDES E VERGAS DE PORTAS SEM ESCALA

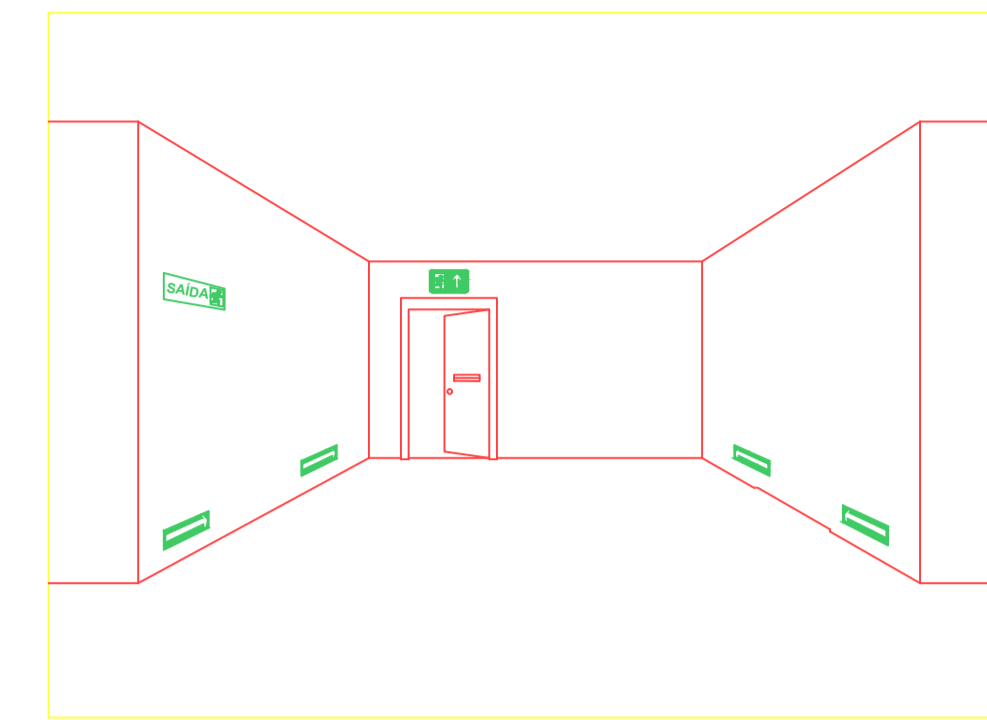


DET. SINALIZAÇÃO DE SAÍDA SOBRE PORTA CORTA-FOGO SINALIZAÇÃO COMPLEMENTAR DE SAÍDAS E OBSTÁCULOS SEM ESCALA

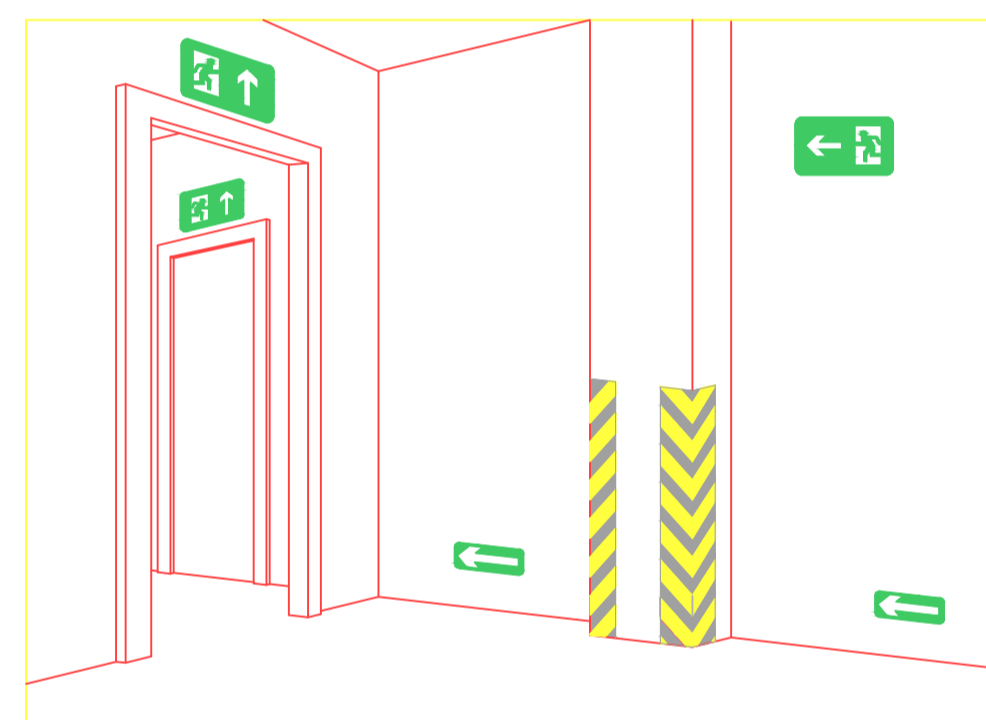

DET. SINALIZAÇÃO DE SAÍDA SOBRE VERGAS DE PORTAS SINALIZAÇÃO COMPLEMENTAR DE SAÍDAS E OBSTÁCULOS SEM ESCALA

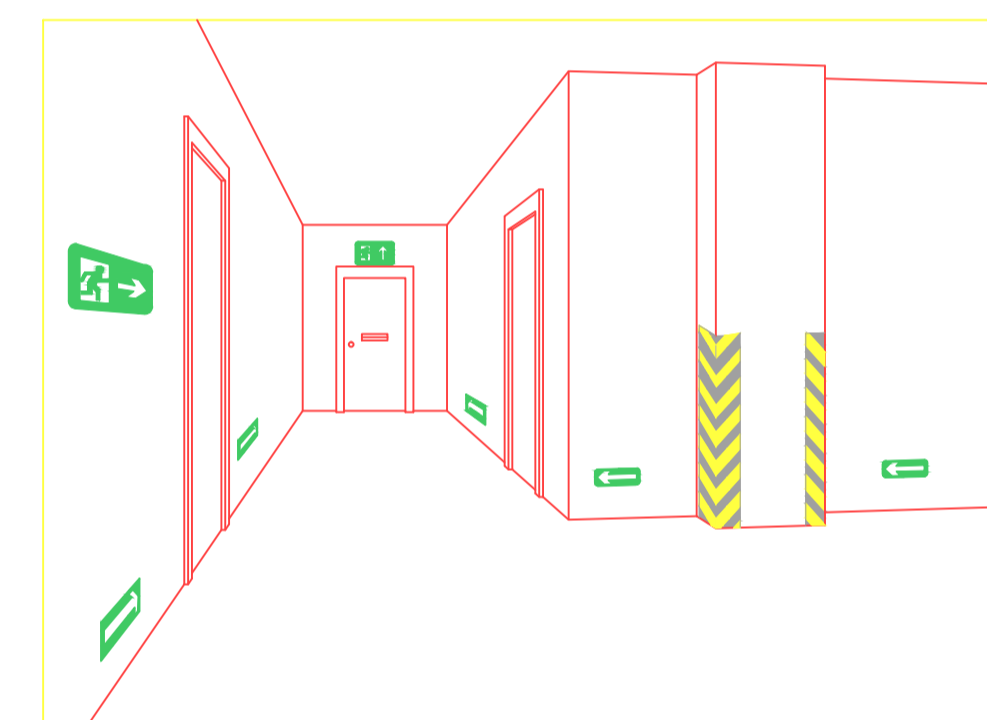


DET. SINALIZAÇÃO DE SAÍDA SOBRE VERGAS DE PORTAS SINALIZAÇÃO COMPLEMENTAR DE SAÍDAS E OBSTÁCULOS SEM ESCALA

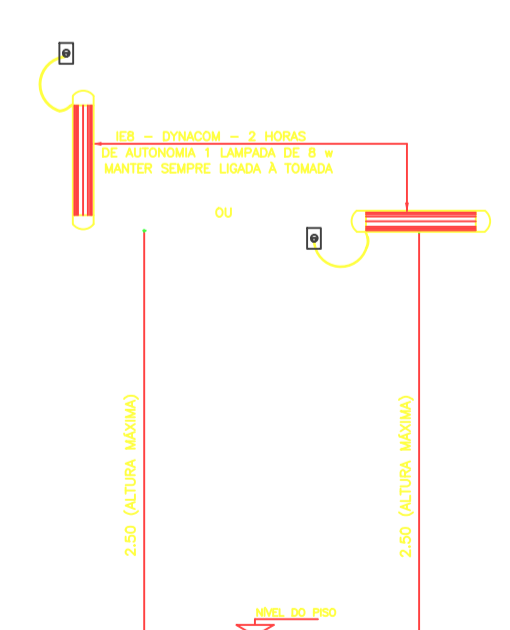

DET. ILUMINAÇÃO DE EMERGÊNCIA SEM ESCALA

- 1) CONSTITUIÇÃO: BLOCOS AUTÔNOMOS CONTEENDO DUAS LÂMPADAS ELETRÔNICAS DE 20W, FONTE DE ENERGIA COM CARREGADOR E SENSOR DE FALTA DE CORRENTE ALTERNADA.
- 2) ALIMENTAÇÃO: LIGADOS A REDE DE ALIMENTAÇÃO ELÉTRICA A PARTIR DO QUADRO GERAL ATRAVÉS DE CIRCUITOS ESPECÍFICOS ALIMENTADOS POR CABOS TERMOPLÁSTICOS DE 1,5mm².
- 3) AUTONOMIA: 120 MINUTOS.
- 4) LOCALIZAÇÃO: INSTALADOS NOS LOCOS INDICADOS NAS PLANTAS BÁSICAS, COM ALTURA DE 2,50m.

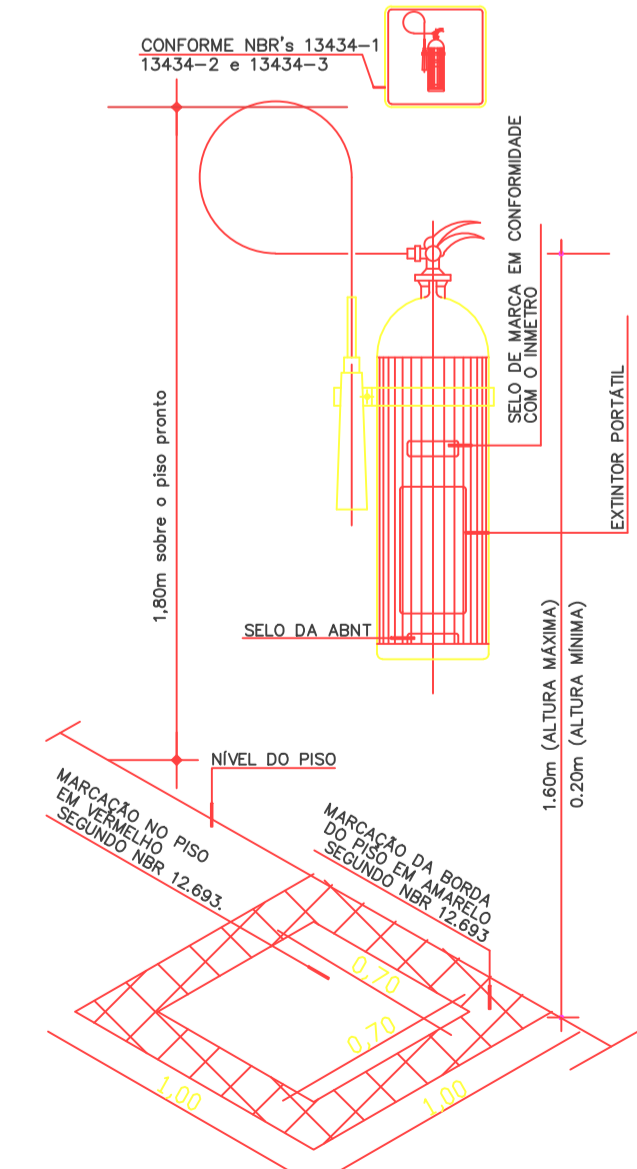

DET 01 - EXTINTOR S/ ESC.

LEGENDA

- EXTINTOR DE 10B ABC 04 KG. CAP. EXTINTORA 2A 90B C VER DET. 01
- ILUMINAÇÃO DE EMERGÊNCIA, BLOCO AUTÔNOMO (SINALIZAÇÃO DE 120 MIN. VER DET. 02)
- PLACAS DE SINALIZAÇÃO VER QUADRO DE PLACAS
- PLACAS DE SINALIZAÇÃO DUPLA FACE VER DET. XX
- ROTA DE FUGA
- SAÍDA FINAL

QUADRO DE PLACAS DE SINALIZAÇÕES DE SEGURANÇA					
CONFORME NBRs 13434-1, 13434-2 E 13434-3					
CODIGO	FORMA E PROPORÇÕES	SINCRONIA	PLACAS	SIGNIFICADO	QTD
09				QUADRO GERAL DE SINALIZAÇÃO DE SEGURANÇA	00
14				SINAL DE EMERGÊNCIA	00
17				SINAL DE EMERGÊNCIA	02
23				EXTINTOR DE INCENDIO	03

PROPRIETÁRIO: PREFEITURA MUNICIPAL DE SÃO JOÃO DE PIRABAS

PROJETO: PREFEITURA MUNICIPAL DE SÃO JOÃO DE PIRABAS



PREFEITURA MUNICIPAL DE SÃO JOÃO DE PIRABAS

LOCAL: PIRABAS / PA ÁREA CONSTRUIDA: DATA: outubro/2021 ESCALA: INDICADA

ASSUNTO: CONSTRUÇÃO DE UBS FRANQUIA: INC 01

CONTEÚDO: PROJETO DE INCÊNDIO